





TUTELA E VALORIZZAZIONE E MESSA IN RETE DI BENI CULTURALI ECCLESIASTICI DELL'ARCIDIOCESI DI POTENZA - MURO LUCANO MARSICO NUOVO - COMPRESORIO DELLA CITTÀ DI POTENZA

Ente Attuatore: **ARCIDIOCESI DI POTENZA - MURO LUCANO - MARSICO NUOVO**




PARROCCHIA "SS. TRINITÀ"
Via Pretoria n. 109 - 85100 Potenza

LAVORI DI RESTAURO E CONSOLIDAMENTO STRUTTURALE DELLA CHIESA DELLA SS. TRINITÀ NEL COMUNE DI POTENZA

PROGETTO ESECUTIVO IMPIANTO ELETTRICO	Tav. IE-01
<i>Elaborato</i> Impianto elettrico (Schema Punti d'installazione)	
<i>Progettisti</i> Ing. Andrea CANTISANI	<i>R.u.p.</i> Ing. Gianluca LOPERTE
	Data Gennaio 2020


N. REV.	OGGETTO DELLA REVISIONE	Sigla		EMESSO		Sigla		RIESAMINATO		Sigla		VERIFICATO	
		Data	Firma	Data	Firma	Data	Firma	Data	Firma	Data	Firma		

IMPIANTO ELETTRICO (Schema punti d'installazione)

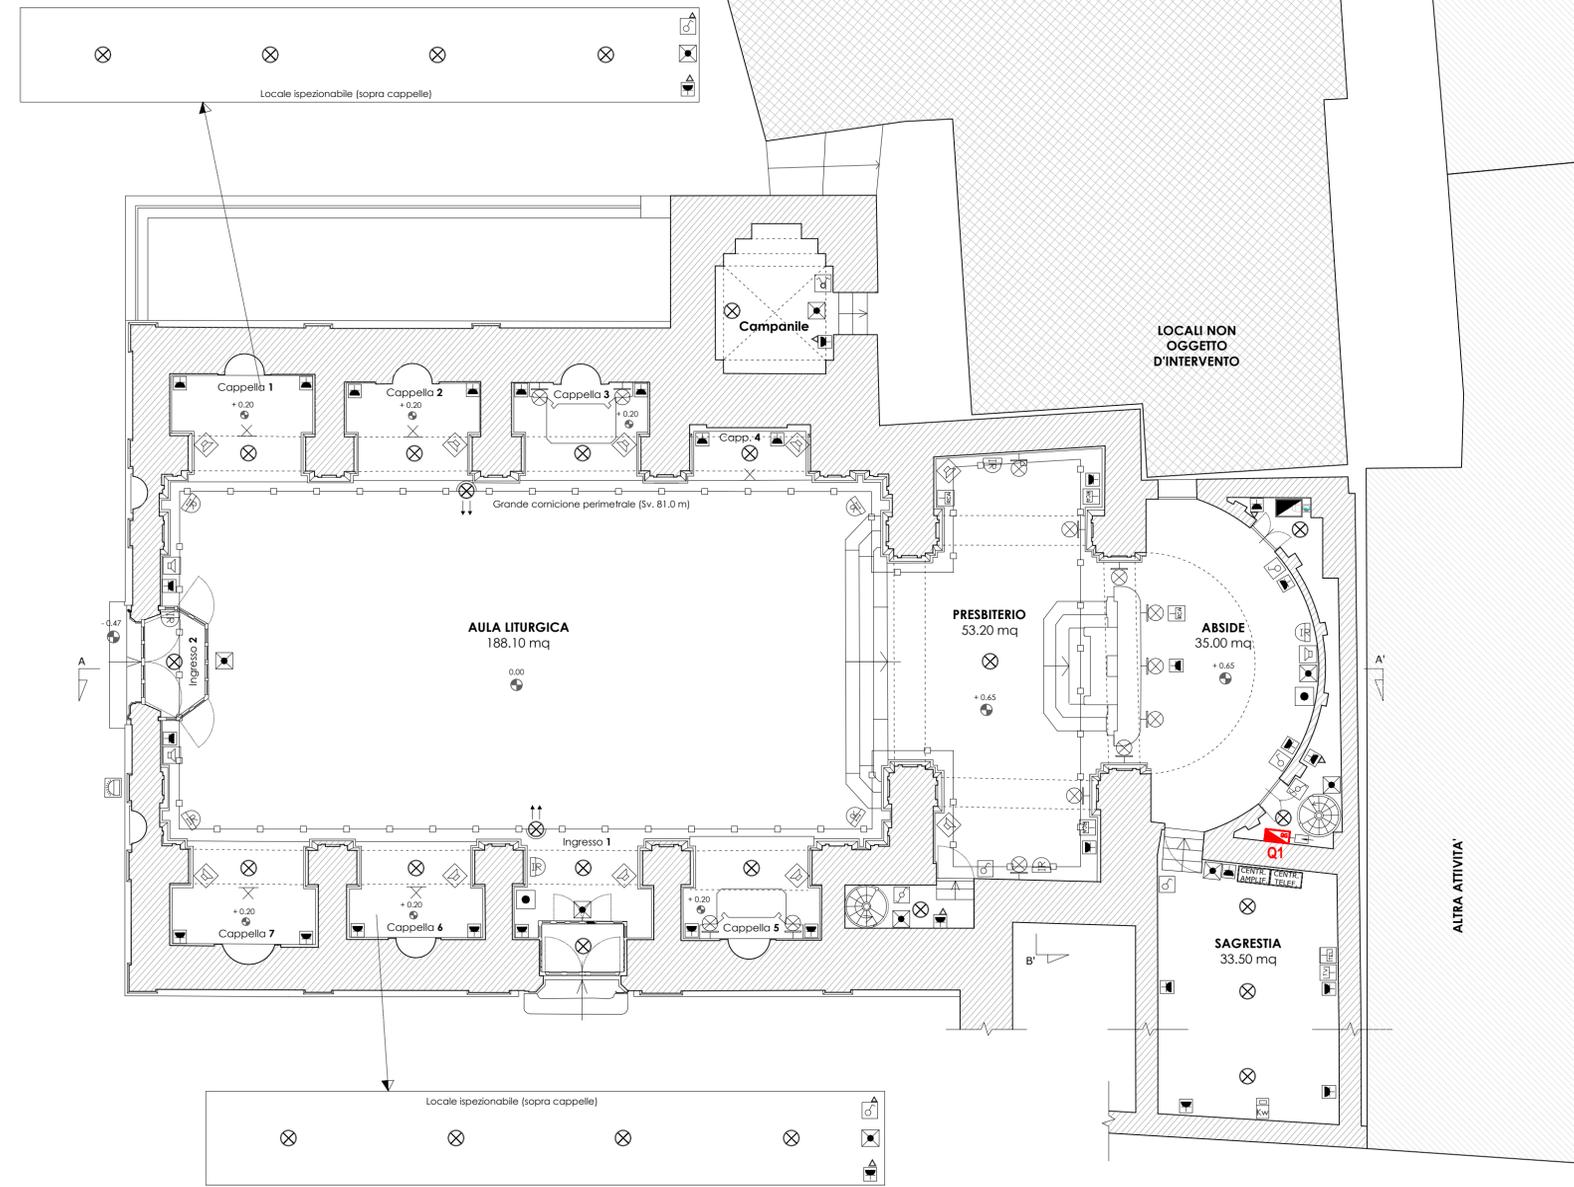

PIANTA PIANO TERRA - Scala 1:100

PIANTA PIANO SOTTOTETTO (Loc. ispezionabili) Scala 1:100

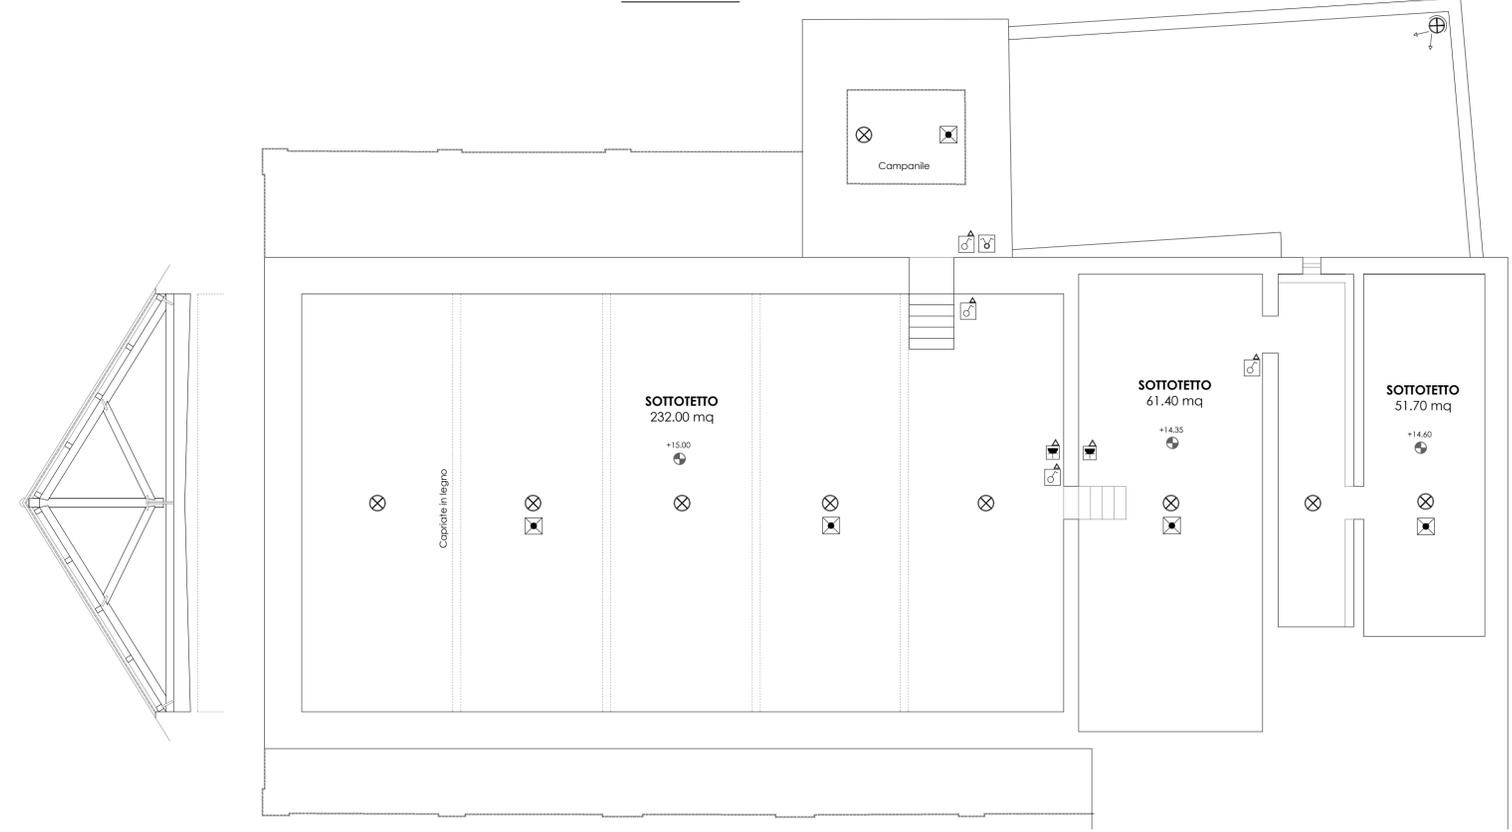

LEGENDA

- | | | | |
|--|---------------------------|-----------------------------|-------------------------------|
| INTERRUTTORE IN BOX IP55 | COMUTATORE A PULSANTE | PUNTO LUCE A SOFFITTO | ALTOPARLANTE (AMPLIF. SONORA) |
| INTERRUTTORE | PRESA BIPASSO 10/16A IP40 | PUNTO LUCE A PAVIMENTO | RILEVATORE DI PRESENZA |
| DEVIATORE IN BOX IP55 | PRESA BIPASSO 10/16A IP55 | PUNTO LUCE A PARETE | PULSANTE ALLARME MANUALE |
| DEVIATORE | PRESA MICROFONO RCA | LAMPADA DI EMERGENZA 1x9W | SIRENA DI ALLARME |
| INVERTITORE IN BOX IP55 | PRESA TELEFONO/CITOFONO | PROIETTORE A FASCIO STRETTO | CASSETTA DI DERIVAZIONE |
| INVERTITORE | PRESA TV | PROIETTORE A FASCIO LARGO | SCARICATORE |
| STRISCIA LED DIMMERABILE (con emergenza) | | CALDAIA GAS A CONDENSAZIONE | QUADRO ELETTRICO GENERALE |